

Ведомость рабочих чертежей основного комплекта марки "ОПС"

Лист	Наименование	Примечание
1	Общие данные.	
2	Охранно-пожарная сигнализация. План. Схема расположения.	

Ведомость прилагаемых документов

Обозначение	Наименование	Примечание
	Прилагаемые документы	
	Спецификация оборудования,изделий	
	и материалов	

Основные показатели проекта

Наименование	Кол.	Примечание
Охранно-пожарная сигнализация.		
количество станций	1	
емкость станций, лучей	3	
количество занятых лучей	2	

Общие данные

Проектом предусмотрено устройство охранно-пожарной сигнализации с установкой прибора "Гранит-3". Схемой включения прибора обеспечивается контроль за противопожарным и охранным состоянием помещений и выдачи сигнала тревоги через GSM извещатель в пожарпо.

Для пожарной сигнализации используются датчики типа ИП 212-41М с установкой их на потолках помещений на расстоянии 0,5м от светильников.

Для охранной сигнализации используется датчик типа ИО 102-20, "Стекло-3".

Распределительная сеть выполняется проводом марки КПСЭнг-FRLS.

Питание прибора предусматривается от существующего силового щита через АВР.

Для оповещения людей при пожаре предусмотрена светозвуковая сигнализация.

Монтаж охранной сигнализации выполнить согласно " Правилам производства и приемки работ установки охранной, охранно-пожарной и пожарной сигнализации" РД 78.145-93 МВД России.

Согласовано


Взам. инв. №

Подп. и дата

Инв. № подл.


						01/06 – 2016 ОПС			
						Установка газового котла в котельной торгового павильона по пр-ту Нариманова, юго-восточнее дома №84 в Ленинском районе г.Ульяновска			
Изм.	Колуч.	Лист	№док.	Подп.	Дата	Охранно-пожарная сигнализация	Стадия	Лист	Листов
Разработал							Р	1	3
Проверил									
Н.контроль									
ГИП						Общие данные			

План здания с котельной
на отм. 0.000 (М1:100)

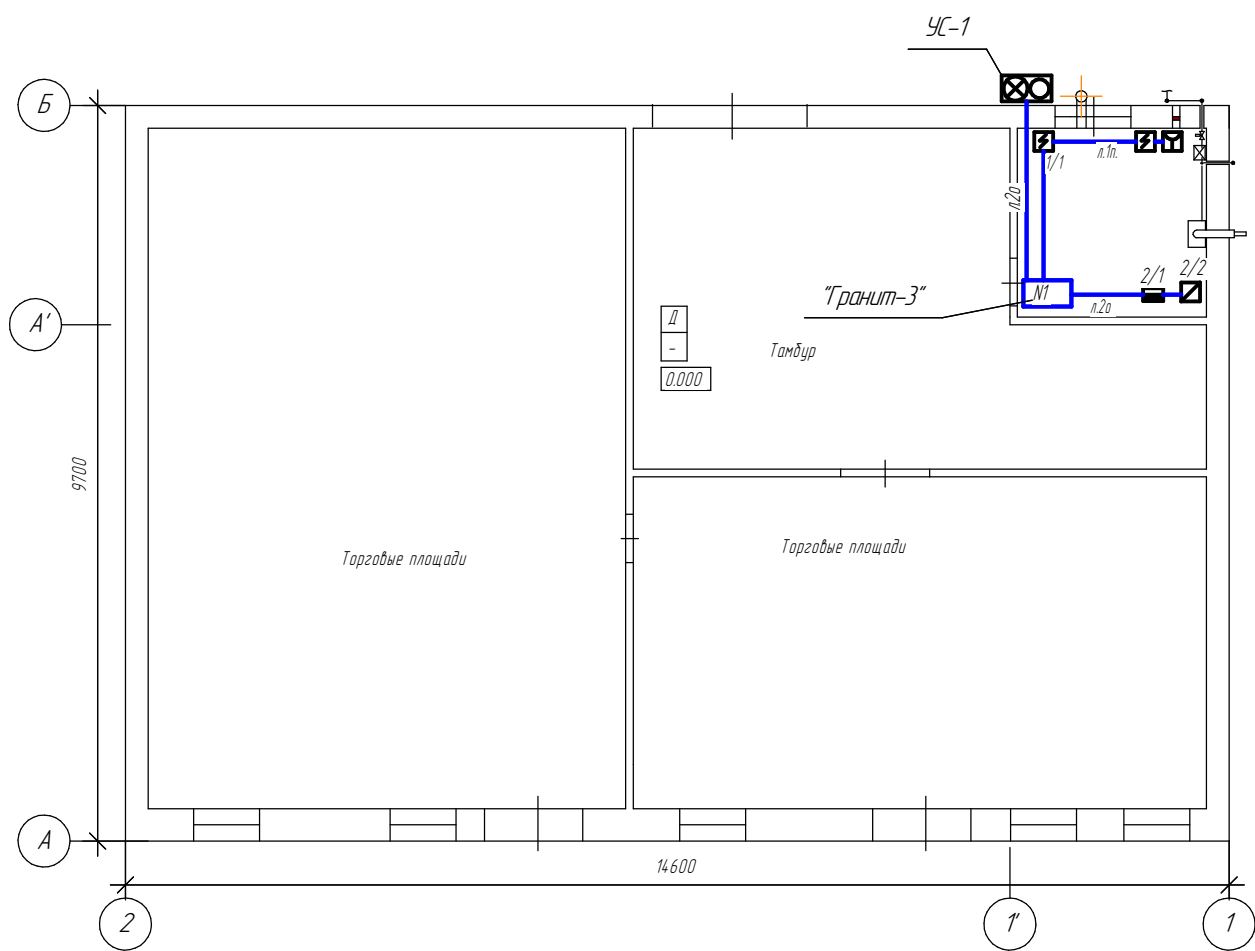

- Условные обозначения
- ☒ - извещатель пожарный ручной
 - ⚡ - извещатель пожарный оптоэлектронный дымабай
 - - извещатель магнитоконтактный
 - ▣ - извещатель охранный поверхностный "Стекло-3"
 - ☒ - комбинированный свето-звуковой оповещатель
 - +- - прибор приемно-контрольный охранно-пожарный
 - ⌋ - коробка телефонная распределительная
 - ▢ - устройство шлейфа оконечное
 - л.1п - луч пожарной сигнализации
 - л.2о - луч охранной сигнализации

Схема расположения.

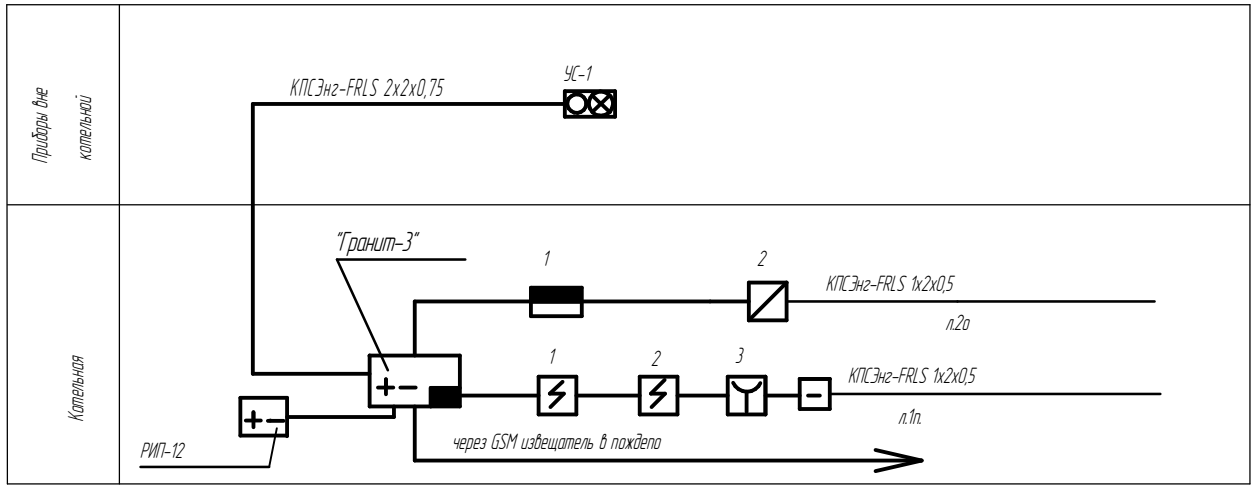

						01/06 - 2016 ОПС		
						Установка газового котла в котельной торгового павильона по пр-ту Нариманова, юго-восточнее дома №84 в Ленинском районе г.Ульяновска		
Изм.	Колуч.	Лист	№ док.	Подп.	Дата	Охранно-пожарная сигнализация	Стадия	Лист
Разработал							Р	2
Проверил						План. Схема расположения		3
Н.контроль								
ГИП								

Согласовано			
Инв. № подл.	Подп. и дата	Взам. инв. №	

Формат А3