
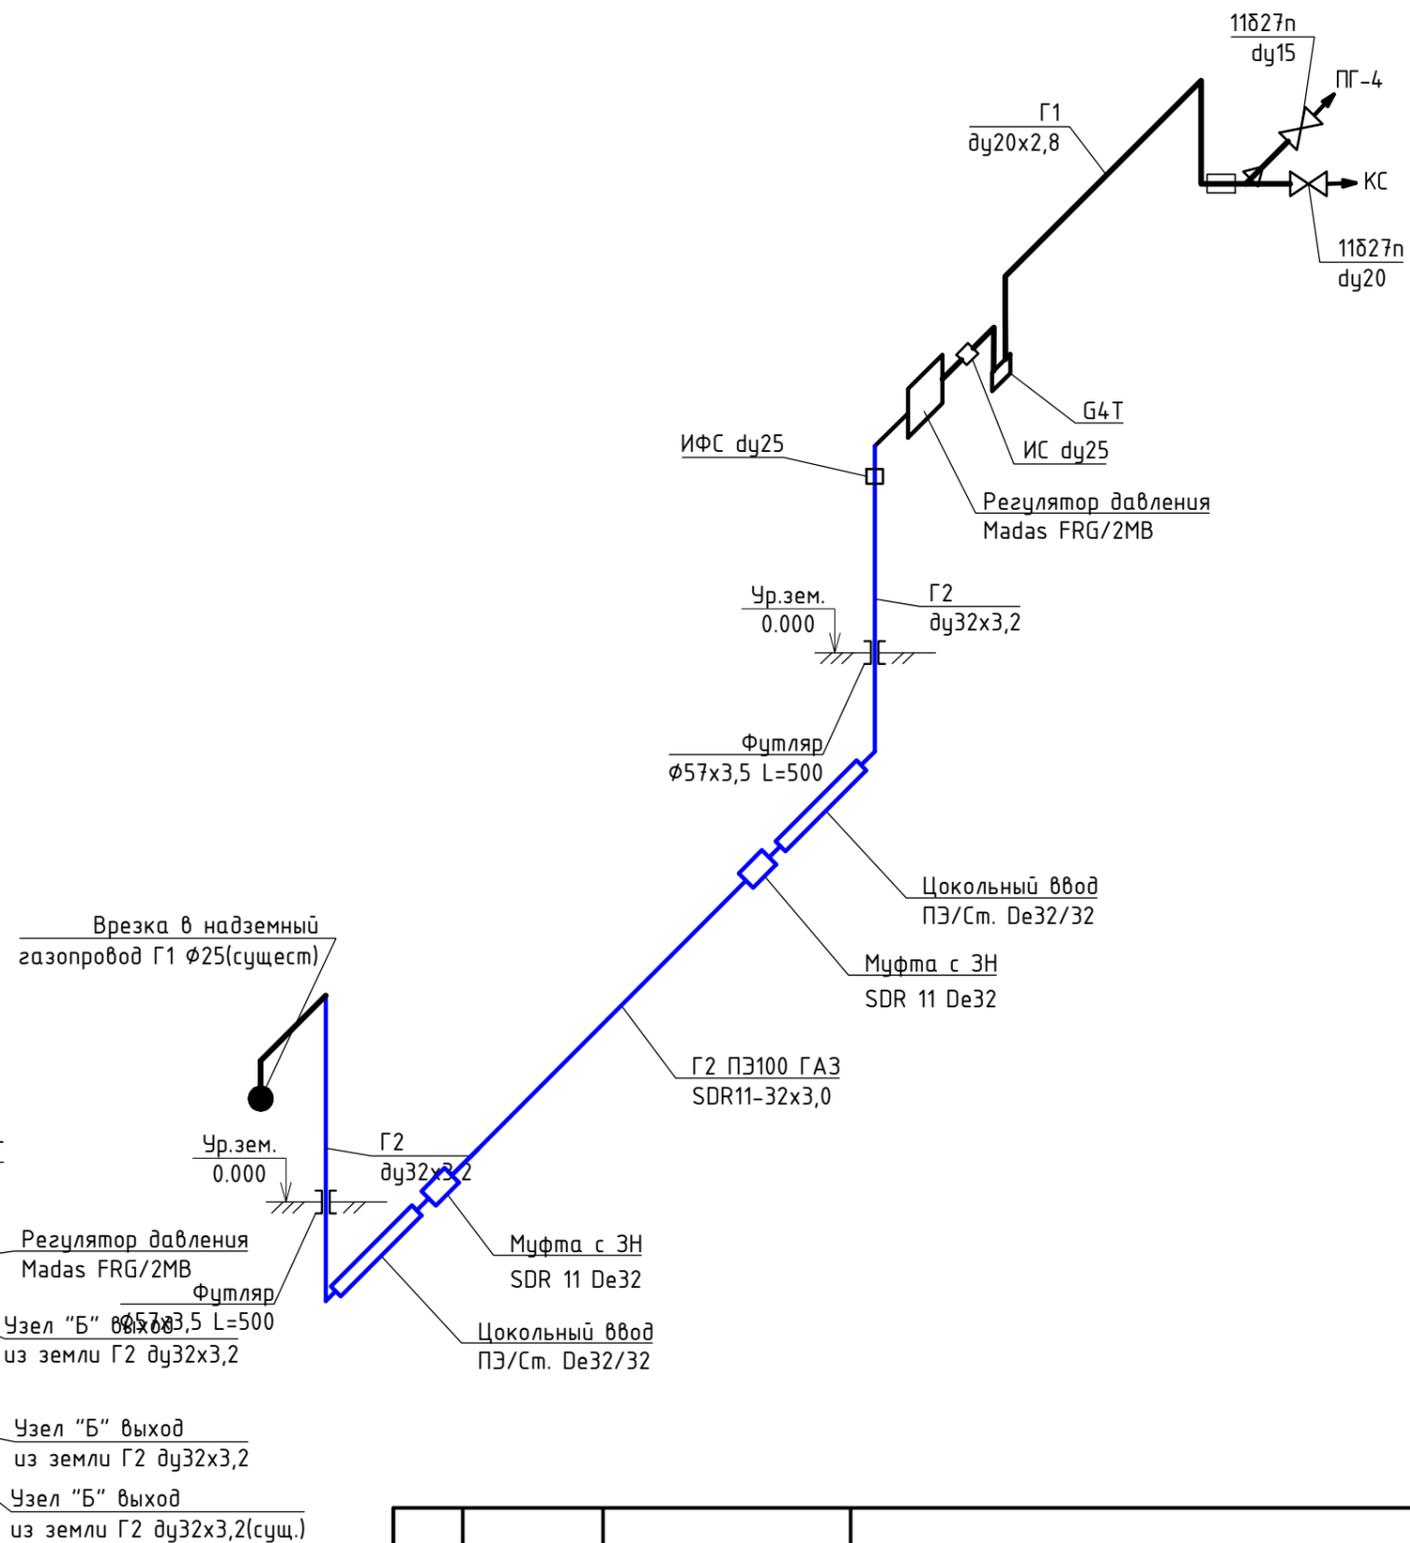


План 1-го этажа М 1:100

АксонOMETрическая схема газопровода

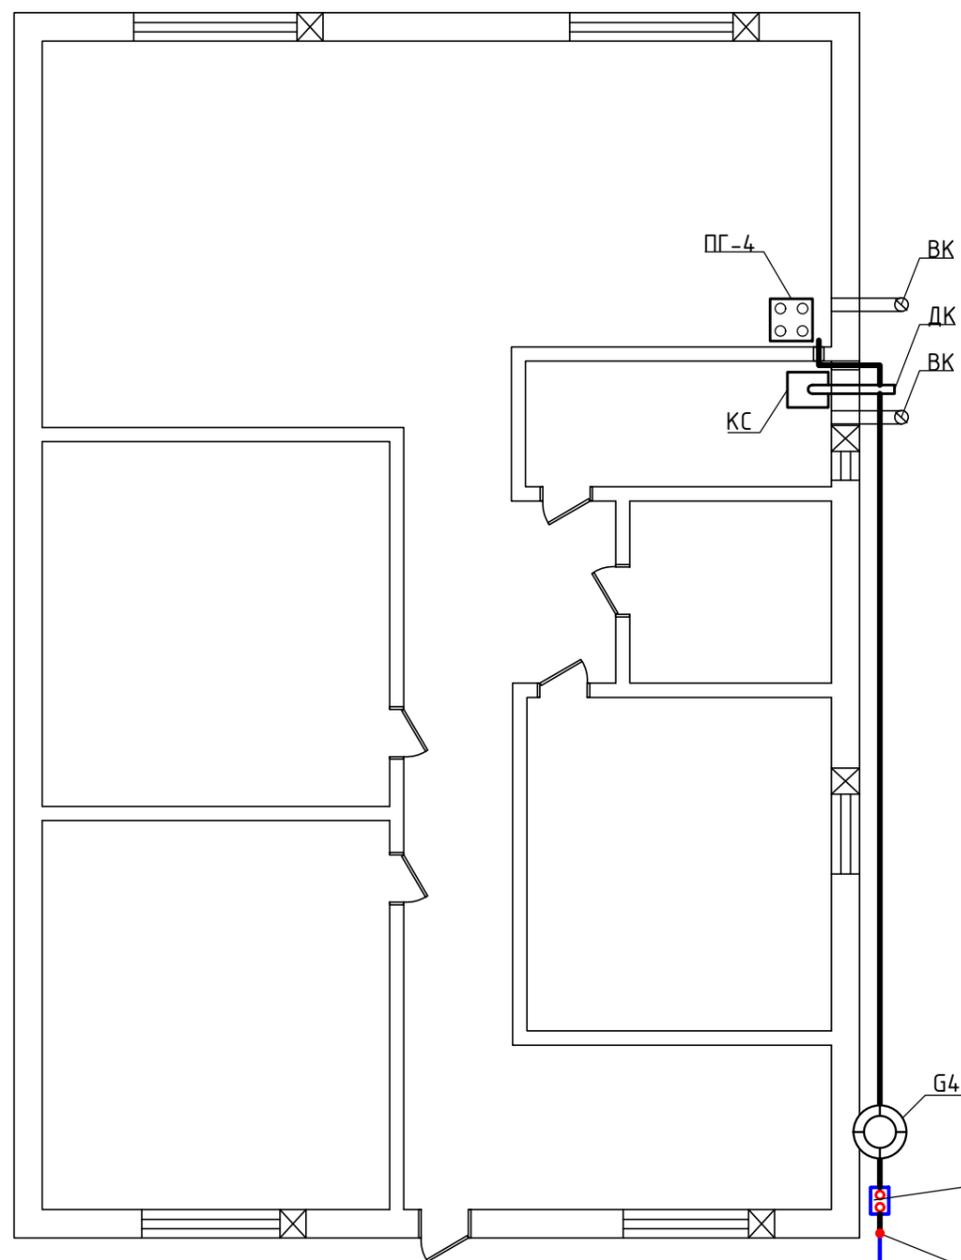

Врезка в надземный газопровод Г1 Ø25(сущест)

Ур.зем. 0.000

Узел "Б" вход из земли Г2 dy32x3,2

Узел "Б" выход из земли Г2 dy32x3,2

Узел "Б" выход из земли Г2 dy32x3,2(сущ.)

Инв.№подл.	Подпись и дата	Взам. инв №

Изм.	Кол.уч	Лист	N док	Подп.	Дата	Газоснабжение жилого дома		
						Стадия	Лист	Листов
						Р	3	
						План дома (М 1:100). АксонOMETрическая схема газопровода (8/м). Узел А		